

MAPA DO CELÓW PROJEKTOWYCH
 SKALA 1: 500 GK.66411.1656.2014
 woj. śląskie; pow. częstochowski
 Jednostka ewidencyjna: 240404_2 Kamienica Polska
 Dobre: 0005 Wanaty
 Działka nr 347/14; 334/10; 418/1; 448/1 km.3
 Wanaty, ul. Dsińska, ul. Klonowa


Układ współrzędnych prostokątnych 2000 (18)
 Poziom odniesienia Kronsztadt 86
 Mapa zasadnicza 6.139.31.11.2.1; 6.139.31.11.2.2
 6.139.31.11.2.3; 6.139.21.11.2.4

Układ współrzędnych prostokątnych 1965 (5)
 Poziom odniesienia Kronsztadt 86
 Mapa zasadnicza 521.222.121; 521.222.122
 521.222.123; 521.222.124

Granice działek określono kolorem zielonym
 na podstawie mapy ewidencyjnej gruntów

Niniejsza mapa może służyć do celów projektowych
 z wyłączeniem paragrafu 79 ust. 5 rozporządzenia
 MSWiA z dnia 9.11.2011 r. w sprawie standardów
 technicznych wykonywania geodezyjnych pomiarów
 sytuacyjnych i wysokościowych oraz opracowywania
 i przekazywania wyników tych pomiarów do państwowego
 zasobu geodezyjnego i kartograficznego.

Mapę wykonał geodeta uprawniony Wojciech Kłosa
 nr. uprawnień 7048 zakres 1, 2, 3
 Data wykonania 04.06.2014r

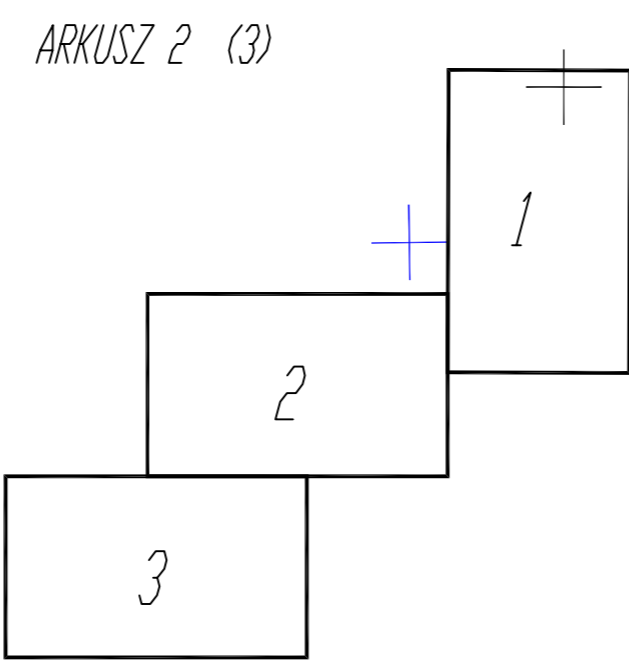

nie wyklucza się istnienia w terenie innych
 nie wykazanych na niniejszej mapie urządzeń
 podziemnych, które nie były zgłoszone do
 inwentaryzacji lub o których brak jest
 informacji w instytucjach branżowych

Z materiałów PZUDP
 uwzględniono projekt nr
 e/14/2013; w/ks/200/2013
 e/547/2013; w/43/2014
 03.06.2014
 Data _____
 Podpis _____

LEGENDA

- SIECI ISTNIEJĄCE**
- wodociąg
 - kanalizacja sanitarna i przyłącza kanalizacyjne
 - kabel energetyczny
 - gazociąg

SIECI PROJEKTOWANE

- - - projektowana kanalizacja sanitarna grawitacyjna z przyłączami
- - - projektowana kanalizacja sanitarna tłoczna
- - - projektowane przyłącza kablowe energetyczne wg odrębnego opracowania
- projektowana przepompownia ścieków
- projektowane studnie kanalizacyjne
- projektowana studnia rozprężna
- projektowane studnie przyłączeniowe
- charakterystyczne punkty na kanale tłocznym
- projektowane rury ochronne stalowe na gazociągu
- projektowane rury ochronne Arot na kablu energetycznym
- projektowane złącze kablowe z szafką pomiaru energii wg odrębnego opracowania

Inwestor:	GMINA KAMIENICA POLSKA UL. KONOPNICKIEJ 12, 42-260 KAMIENICA POLSKA		
Stadium:	PROJEKT BUDOWLANY		
Branża:	SANITARNA		
Temat:	Projekt budowy odcinka sieci kanalizacji sanitarnej w miejscowości Wanaty (ul. Klonowa i ul. Dsińska), gm. Kamienica Polska dz. nr ewid. 334/10, 343/13, 344/14, 347/14, 347/20, 348/13, 348/14, 349, 353/1, 408/1, 409/4, 415, 416, 417/1, 418/1, 419/1, 420, 421, 422, 423, 424/1, 424/2, 429, 430/1, 448/1, 766/3 - km. 3 Wanaty, obręb 0005 Wanaty, jednostka ewidencyjna 240404_2 Kamienica Polska		
Projektował:	mgr inż. Alojzy Sawicki	19/1966/K1	specjalność sanitarna X/2014
Sprawił:	mgr inż. Seweryn Urbanski	SLK/3876/PO05/11	specjalność sanitarna X/2014
PROJEKT ZAGOSPODAROWANIA TERENU			Skala 1:500
			Nr rysunku 2

521.222.121 521.222.122

x=5617,
y=6581