


6.139.3111.2.1

6.139.3111.2.2

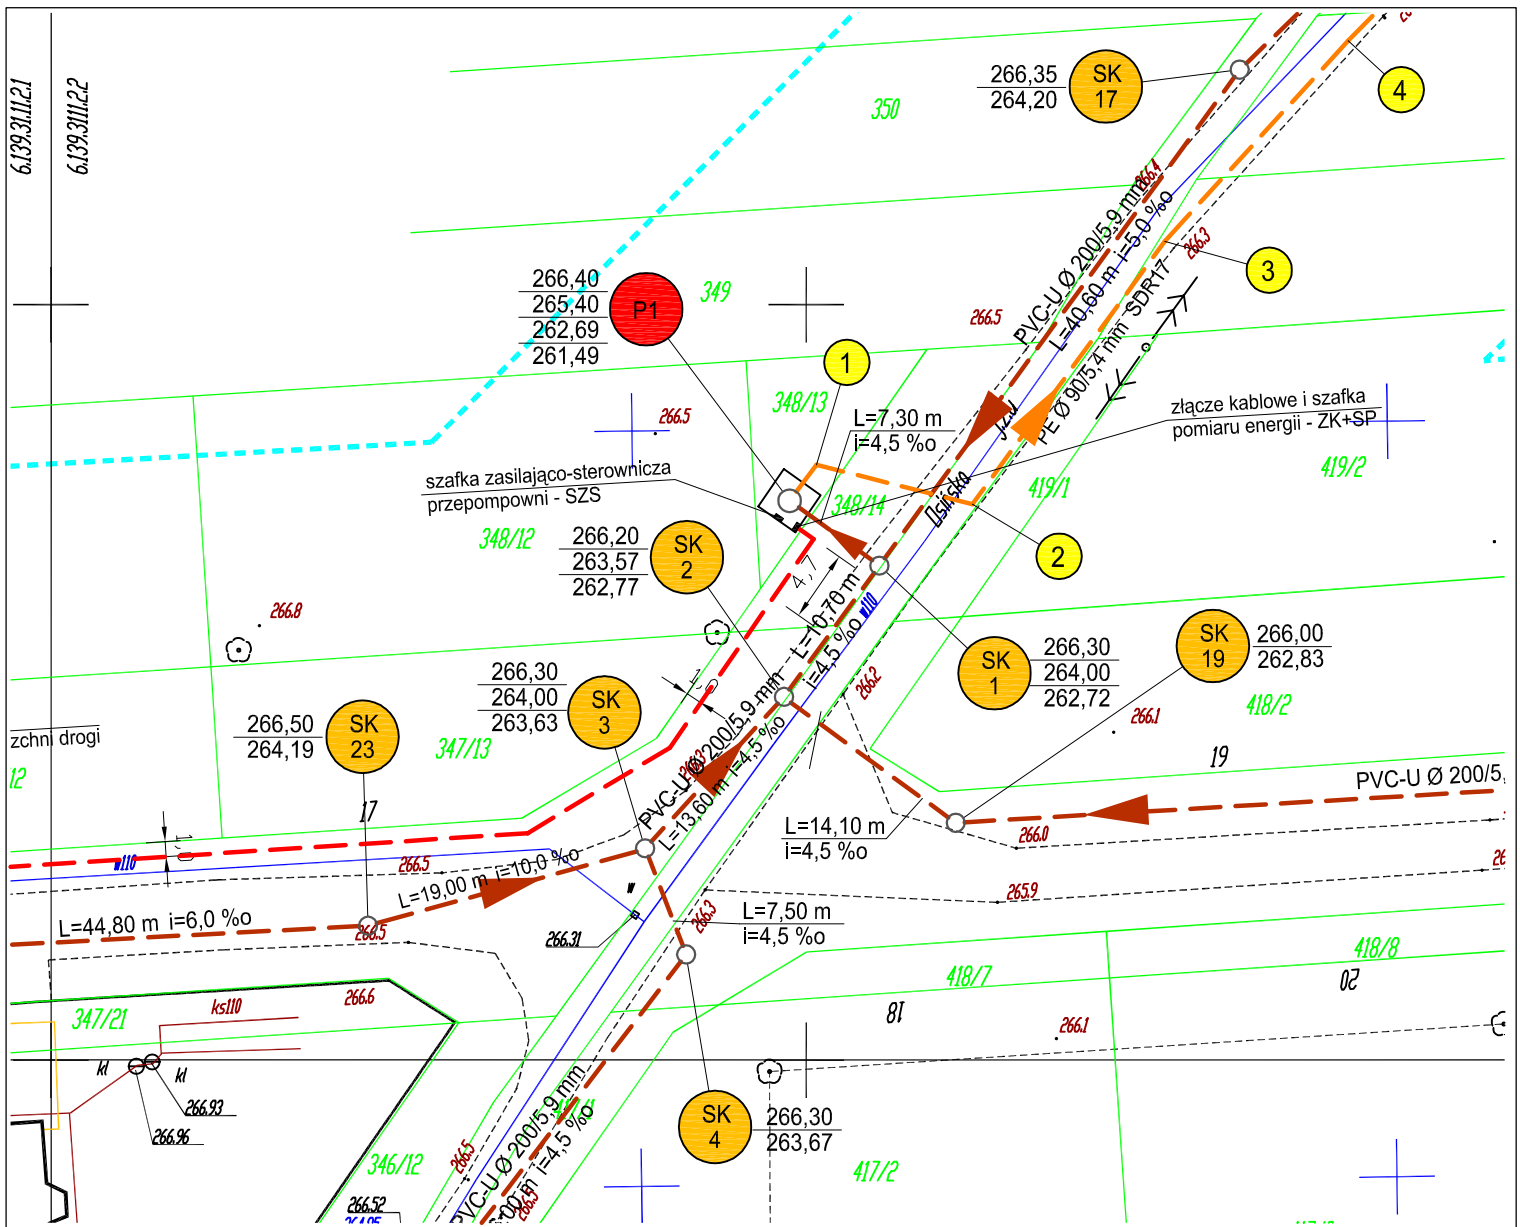

## LEGENDA

### SIECI ISTNIEJĄCE

- wodociąg
- kanalizacja sanitarna i przyłącza kanalizacyjne
- kabel energetyczny
- gazociąg

### SIECI PROJEKTOWANE

- - - projektowana kanalizacja sanitarna grawitacyjna z przyłączami
- - - projektowana kanalizacja sanitarna tłoczna
- - - projektowane przyłącze kablowe energetyczne wg odrębnego opracowania
- projektowana przepompownia ścieków
- projektowane studnie kanalizacyjne
- projektowana studnia rozprężna
- projektowane studnie przyłączeniowe
- charakterystyczne punkty na kanale tłocznym
- - - projektowane rury ochronne stalowe na gazociągu
- - - projektowane rury ochronne Arot na kablu energetycznym
- - - projektowane złącze kablowe z szafką pomiaru energii wg odrębnego opracowania

ZK+SP

Inwestor:	GMINA KAMIENICA POLSKA UL. KONOPNICKIEJ 12, 42-260 KAMIENICA POLSKA				
Stadium:	PROJEKT BUDOWLANY				
Branża:	SANITARNA				
Temat:	Projekt budowy odcinka sieci kanalizacji sanitarnej w miejscowości Wanaty (ul. Klonowa i ul. Osińska), gm. Kamienica Polska – Przepompownia ścieków P1 dz. nr ewid. 348/13 – km. 3 Wanaty, obręb 0005 Wanaty, jednostka ewidencyjna 240404_2 Kamienica Polska				
Projektował:	mgr inż. Alojzy Sawicki	19/1966/Kt	specjalność sanitarna	XI/2014	
Sprawdził:	mgr inż. Seweryn Urbański	SLK/3876/POOS/11	specjalność sanitarna	XI/2014	
PROJEKT ZAGOSPODAROWANIA TERENU				Skala 1:500	Nr rysunku 1